



LEGENDA:

- Extintor PQS ABC
- Barra Anti-Pânico
- Placa "Saída de Emergência", sentido "Direita"
- Placa "Saída de Emergência", sentido "Esquerda"
- Placa "Saída"

PROJ. PPCI
Escala 1/75
Área: 736,57 m²
População: 261 pessoas

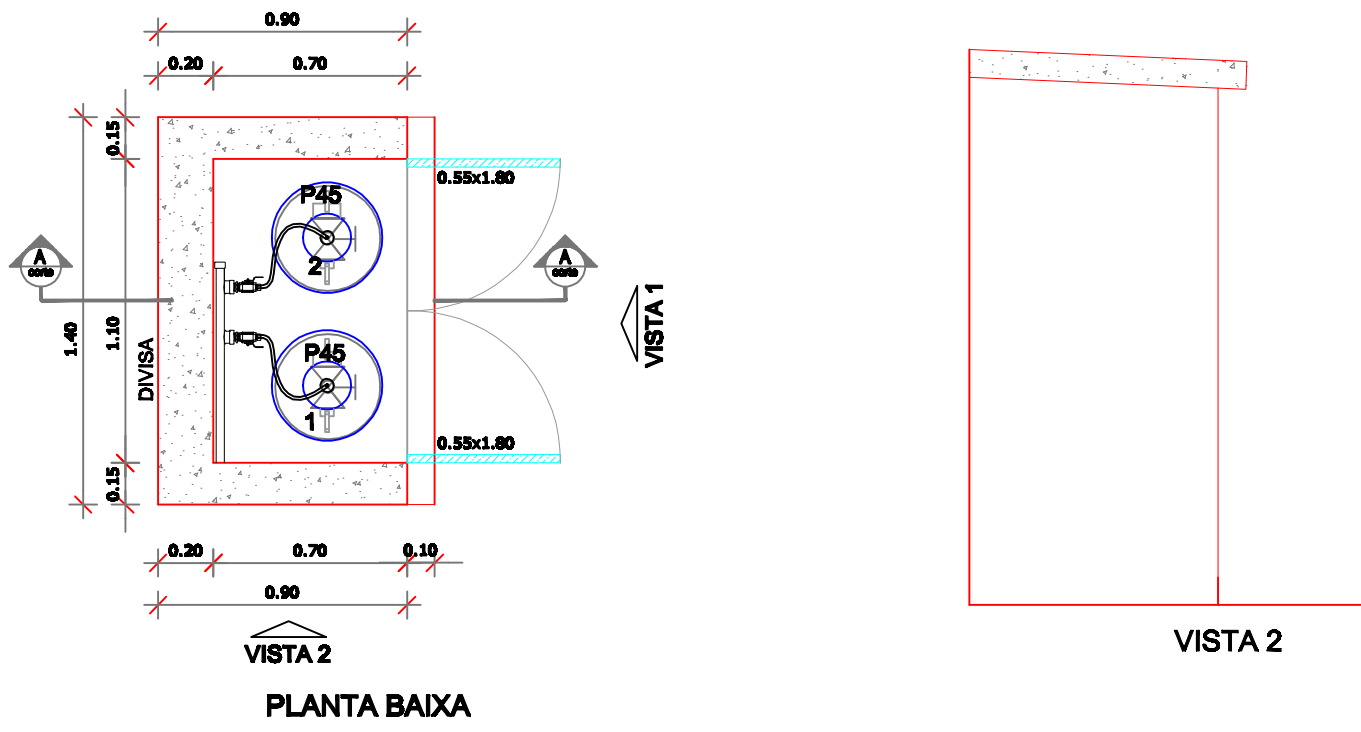

CENTRAL DE GLP

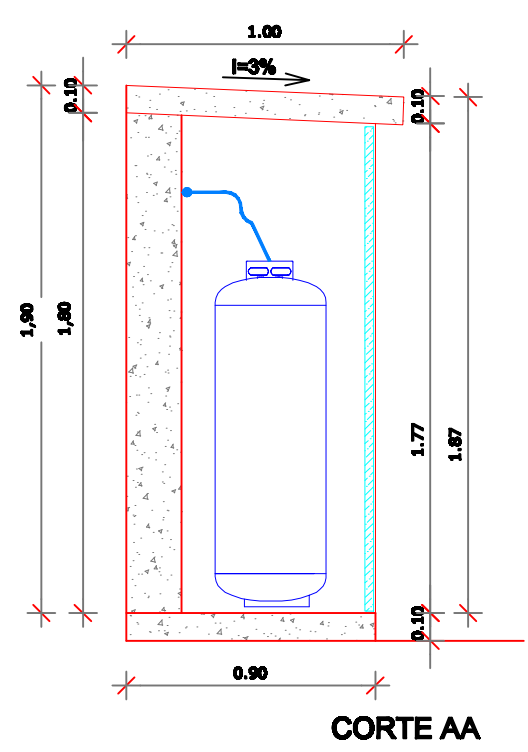

CORTE AA

AV. SANTOS DUMONT, 75 - CENTRO - CEP 88.600-000
FONE (55) 3522 0421/0422 - TRÊS PASSOS/RS
email: obras@trespassos-rs.com.br http: www.trespassos-rs.com.br

PREFEITURA MUNICIPAL
TRÊS PASSOS - RS
SMOV-SECRETARIA MUNICIPAL DE OBRAS E VIAÇÃO

OBRA: **PRÉDIO ESCOLAR**
Escola Municipal de Ensino Infantil Santa Inês

LOCAL: AV. PERIMETRAL, 1480 **MUNICÍPIO:** BAIRRO SANTA INÊS - TRÊS PASSOS-RS **ÁREA:** 736,57m²

DESCRIÇÃO: PPCI PLANTA BAIXA **ESCALA:** Indicada **FOLHA:** A1

RBP. TÊC.: ENG. CIVIL CARLA MERTZ SOUSA - 2914770 **PREF. MUN.:** **DESENHO:** *Amorim* **Prancha:** 18/18
DATA: JUL/2021